


RZUT PIĘTRA - skala 1:100

URZĄD MIASTA TARNOBRZEGA  
Wydział Urbanistyki, Architektury  
i Budownictwa  
ul. Mickiewicza 7, 39-400 Tarnobrzeg  
tel. :15 822 65 70 fax : 15 822 52 81

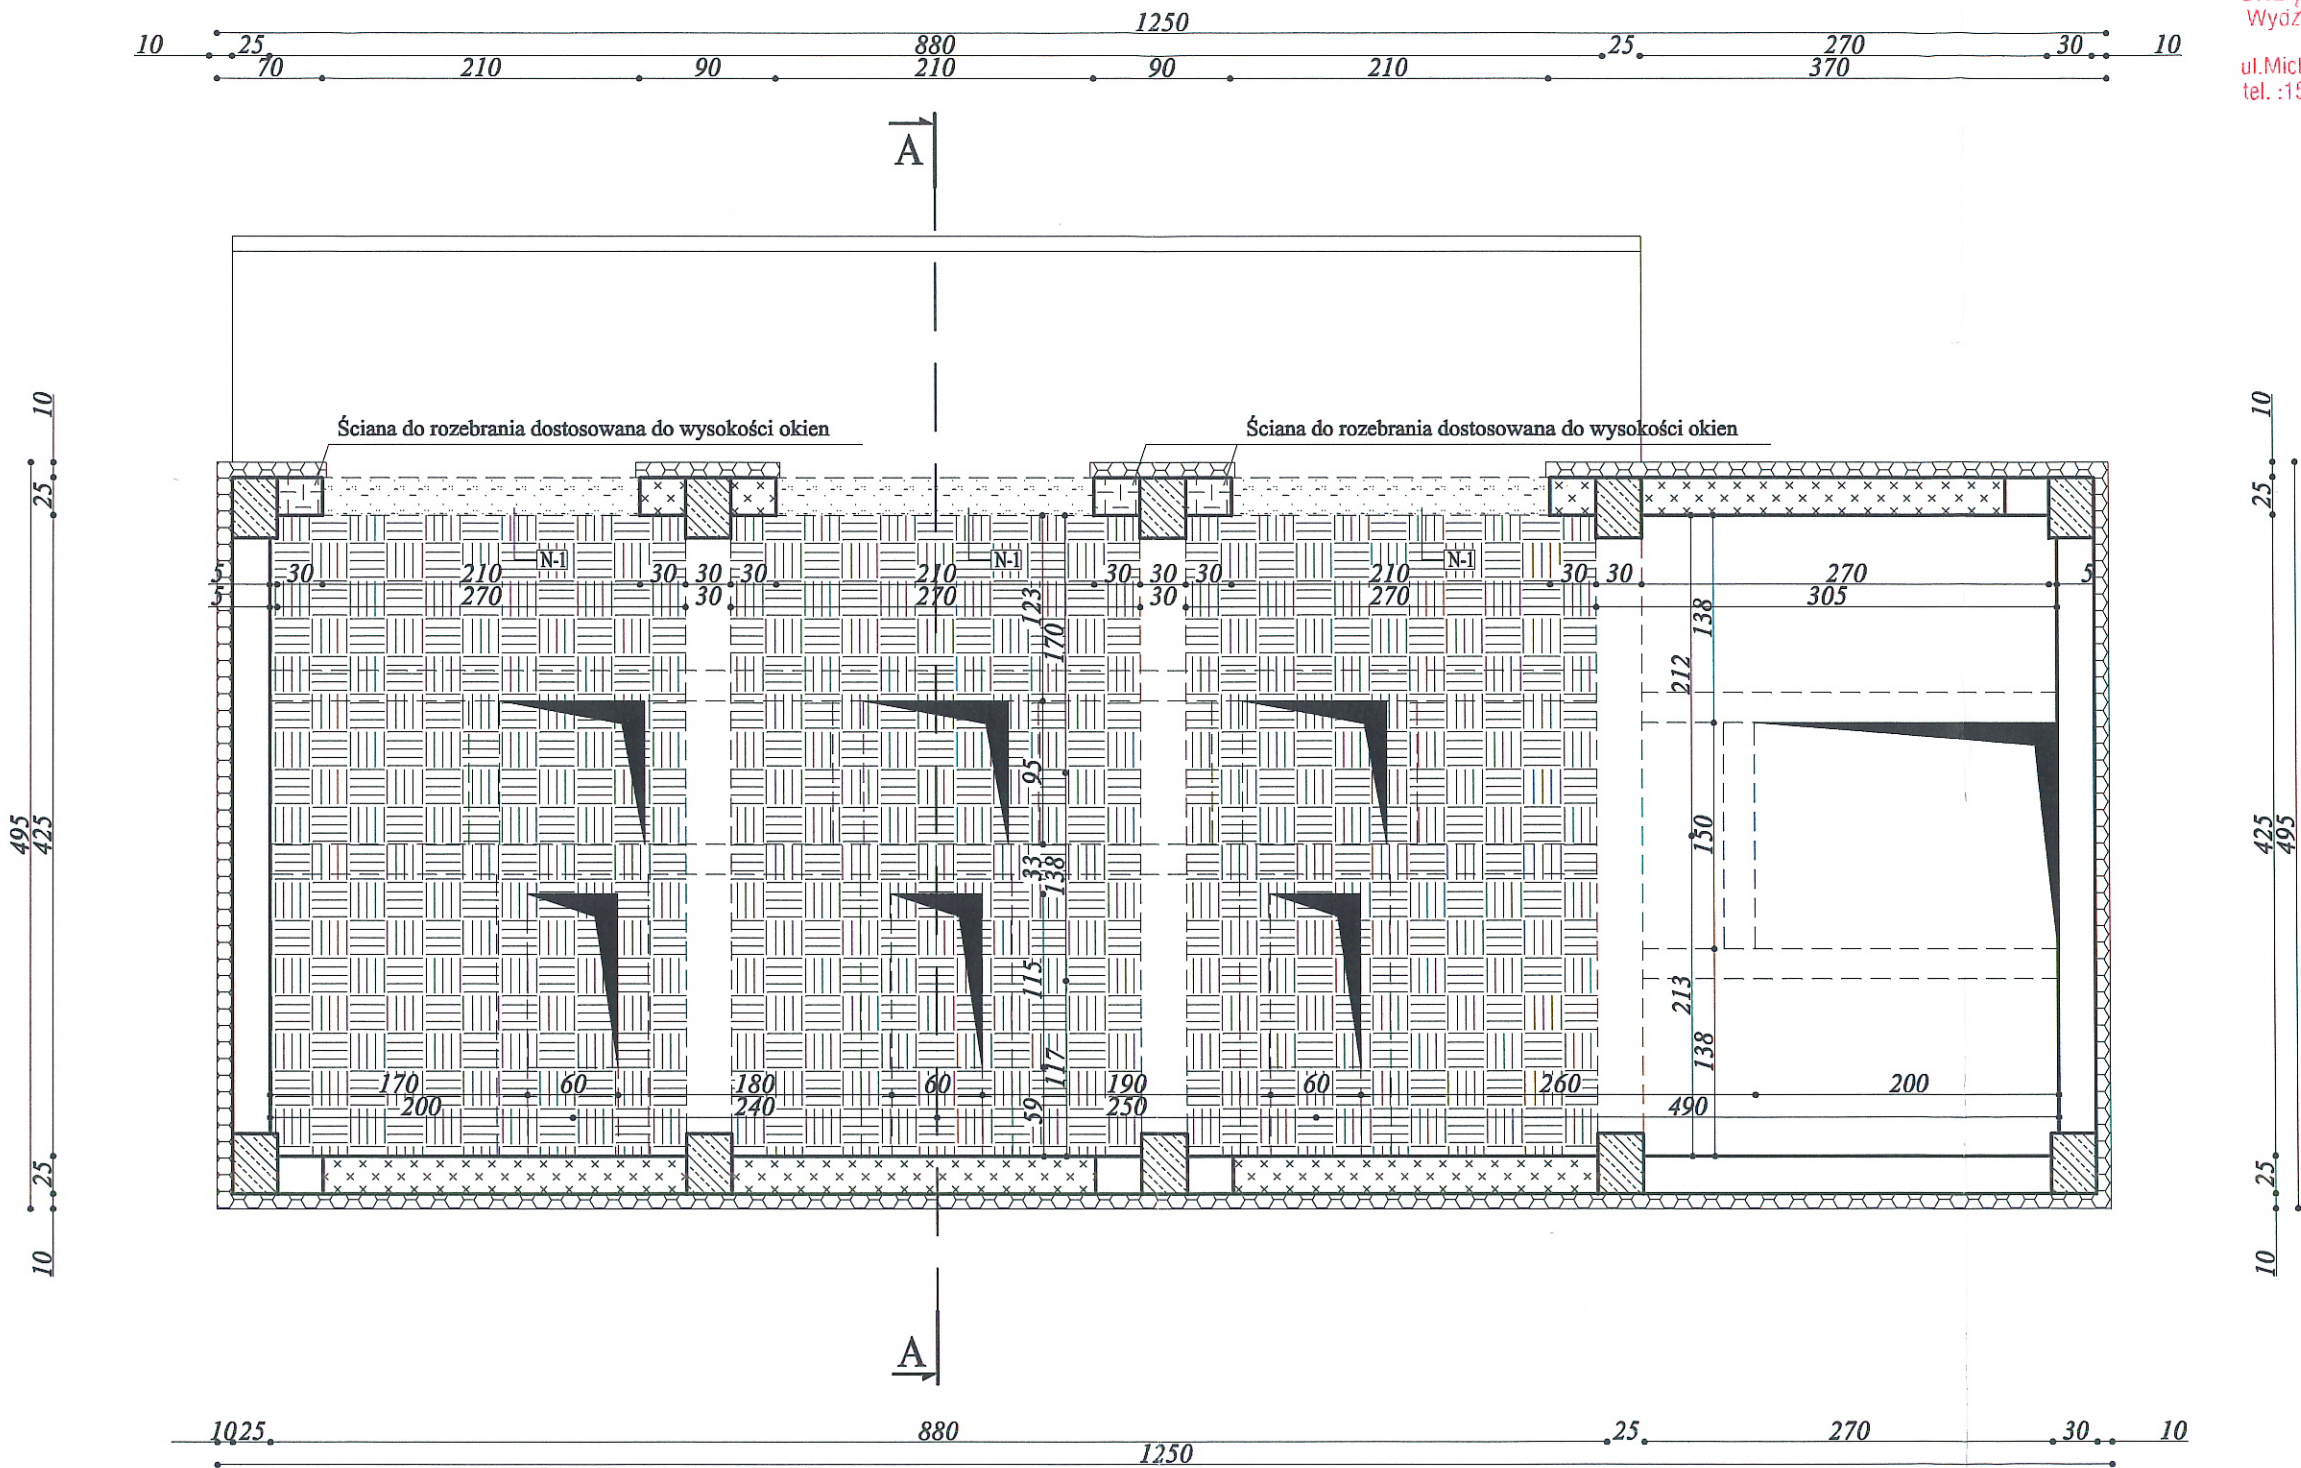

- otwór do zamurowania      otwór do powiększenia
- otwór do powiększenia      ocieplenie do wykonania

N-1 - nadproże systemowe 2 x L19  
- dł. 270,00 cm oparte minimum 25,00 cm na murze.

**Wiesław Pawlak**  
upr. bud. Nr 242/KI/71  
§ 11 ust. 1 pkt 2 - specjalność  
architektoniczna i konstrukcyjno inżynierska  
upr. bud. Nr 68/Tbg/85  
§ 2 ust. 2 pkt 2, § 6 ust. 2, § 6 ust. 4, § 7 i § 13 ust. 1 pkt 4 lit. a i b  
specjalność instalacyjno inżynierska  
w zakresie sieci i instalacji sanitarnych

Temat:	PROJEKT BUDOWLANY			Nr rys.
Adres:	Tarnobrzegskie Wodociągi Sp. z o.o. - dz. ewid. nr 500/38			4
Rysunek:	RZUT PIĘTRA - PRACE REMONTOWE			Skala : 1:100
	Imię i Nazwisko	Uprawnienia	Data	Podpis
Architektura:	Leszek Muciek	97/82	10.2016	
Konstrukcja:	Leszek Muciek	97/82	10.2016	